

Mapa do celów projektowych

Skala 1:500

Miejscowość: Radwanów

Jednostka ewidencyjna: 080404_5, Kozuchów

Identyfikator obrębu, nazwa: 080404_5. 0013, Radwanów

Wykonano na podstawie istniejącej mapy zasadniczej w skali 1:500 sekcje 5.164.25.17.2.3, 5.164.25.17.2.4, 5.164.25.18.1.3 oraz porównania mapy z terenem i pomiaru uzupełniającego wykonanego 11.08.2022 r. przez firmę GEOLEX reprezentowaną przez geodetę uprawnionego Pawła Olejnika – nr uprawnień 19508 zakres 1,2.

Granice działek i użytki wniesiono na podstawie danych zasobu Powiatowego Ośrodka Dokumentacji Geodezyjnej i Kartograficznej w Nowej Soli.

Nie wyklucza się istnienia nie wykazanych na niniejszej mapie sieci i urządzeń podziemnych, które nie były zgłoszone do inwentaryzacji powykonawczej, i o których brak jest informacji w instytucjach branżowych.

W granicach projektowanej inwestycji nie ustalono gruntów obciążonych służebnościami gruntowymi ujętymi w KW.

Układ współrzędnych: 2000/5; Układ wysokości: Kranstąd
Zakres aktualizacja zaznaczona linią przerywaną.

Identyfikator zgłoszenia: GN.6640.1423.2022
Data opracowania mapy: 16.08.2022 r.

wykonano:


Arkusz 1 (2)

GEOLEX Paweł Olejnik
ul. Strumyńska 2/303
65-101 Radwanów, G. O. R. A.
tel. kom. 501 55 13 24, tel. 696 524 52 07
NIP 696 145 38 61, REG. 671368366

GEODETA UPRAWNIONY

Arkadiusz Zieliński
uor nr 21810

SZKIC ORIENTACYJNY 1:20000

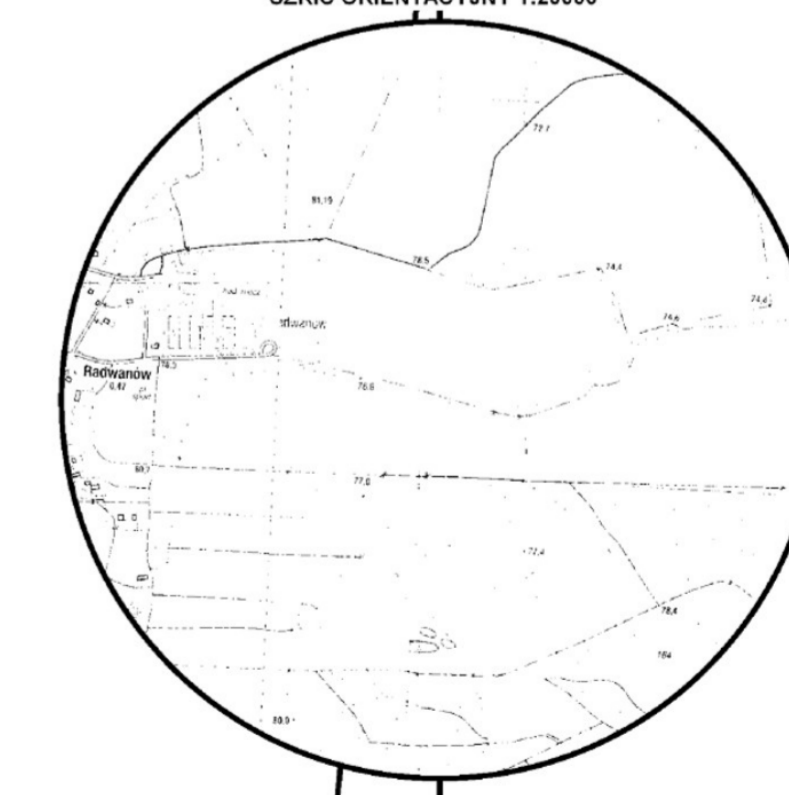

Legenda:

- - Proj. linia kablowa SN20kV
- - Proj. rura osłonowa fi 160mm
- - Proj. ogranicznik przepięć
- - Istn. granica i numer działki

Biuro Projektów Inwestor **SV PROJEKT** **"SV-Projekt" Sobiesław Dybaś**
ul. Zacisze 13/10, 65-775 Zielona Góra
Polski Związek Łowiecki Zarząd Okręgowy w Zielonej Górze,
ul. Poznańska 13, 65-137 Zielona Góra, NIP: 526-030-04-63

Tytuł rysunku Projekt zagospodarowania terenu

Tytuł opracowania	Nr zadania	Nr rysunku
Budowa stacji transformatorowej skupowej SN20/0,4kV, sieci elektroenergetycznej SN20kV, zgodnie z WPR nr 14908/2021/1/03/4/R/6 z dnia 15.03.2021r. dz. nr 204/20, 222, 221 - obręb 0013 Radwanów, jedn. ewid. 080404_5 Kozuchów	2208 S	1
	Skala	Arkusz
	1:500	1

Projektował	Nr uprawnień	Data	Podpis
mgr inż. Sobiesław Dybaś	LBS/0042/POOE/13	08/2022	
Sprawdził	Nr uprawnień	Data	Podpis
inż. Tadeusz Snarski	69/2005/ZG	08/2022	

Opracowanie to jest inwentaryzacja stanu faktycznego i nie stanowi dokumentu prawnego. Wszelkie zmiany i uzupełnienia należy dokonywać zgodnie z zasadami geodezyjnymi i kartograficznymi. Wszelkie zmiany i uzupełnienia należy dokonywać zgodnie z zasadami geodezyjnymi i kartograficznymi.	Identyfikator zapisu w systemie ewidencji gruntów i budynków: 080404_5.0013	Opis: Budowa stacji transformatorowej skupowej SN20/0,4kV, sieci elektroenergetycznej SN20kV, zgodnie z WPR nr 14908/2021/1/03/4/R/6 z dnia 15.03.2021r. dz. nr 204/20, 222, 221 - obręb 0013 Radwanów, jedn. ewid. 080404_5 Kozuchów	Numer oraz data sporządzenia dokumentu: 16.08.2022	Wzrost i nazwisko oraz nr uprawnień zawodowych kierownika prac: GEOLEX, Paweł Olejnik, 19508, zakres 1,2
--	---	---	--	--

