

Mapa do celów projektowych

Skala 1:500

Miejscowość: Radwanów

Jednostka ewidencyjna: 080404_5, Kozuchów

Identyfikator obrębu, nazwa: 080404_5. 0013, Radwanów

Wykonano na podstawie istniejącej mapy zasadniczej w skali 1:500 sekcje 5.164.25.17.2.3, 5.164.25.17.2.4, 5.164.25.18.1.3 oraz porównania mapy z terenem i pomiaru uzupełniającego wykonanego 11.08.2022 r. przez firmę GEOLEX reprezentowaną przez geodetę uprawnionego Pawła Olejnika – nr uprawnień 19508 zakres 1,2.

Granice działek i użytki wniesiono na podstawie danych zasobu Powiatowego Ośrodka Dokumentacji Geodezyjnej i Kartograficznej w Nowej Soli.

Nie wyklucza się istnienia nie wykazanych na niniejszej mapie sieci i urządzeń podziemnych, które nie były zgłoszone do inwentaryzacji powykonawczej, i o których brak jest informacji w instytucjach branżowych.

W granicach projektowanej inwestycji nie ustalano gruntów obciążonych służebnościami gruntowymi ujawnionymi w KW.

Układ współrzędnych: 2000/5; Układ wysokości: Kronstadt

Zakres aktualizacja zaznaczono linią przerywaną.

Identyfikator zgłoszenia: GN.6640.1423.2022

Data opracowania mapy: 16.08.2022 r.


wykonal:

Arkusz 2 (2)

GEOLEX Paweł Olejnik
ul. Strumykowa 29/33
65-101 ZIELONA GÓRA
tel. kom. 501 95 13 84, tel. Urz. 320 52 07
NIP 676 153 38 01; Reg. 971368386

GEODETA UPRAWNIONY

Arkadiusz Ziemiński
udr nr 21810

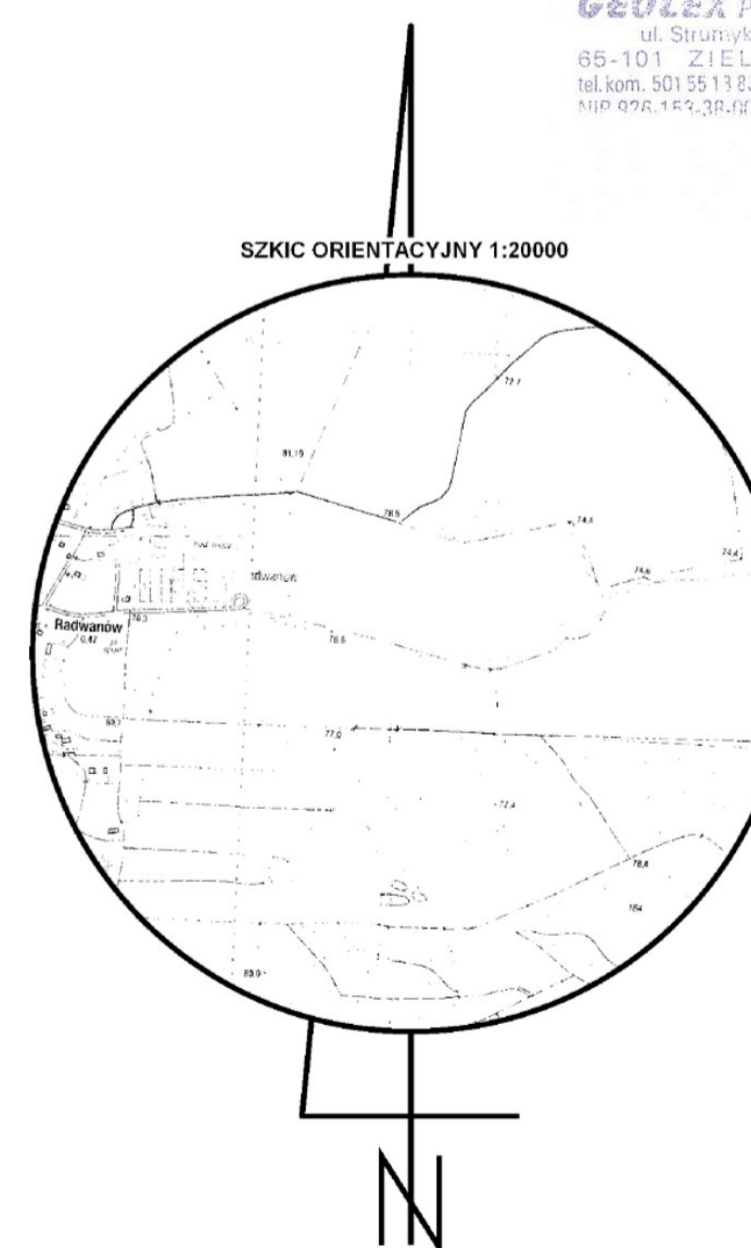

Legenda:

- - Proj. linia kablowa SN20kV
- - Proj. rura osłonowa fi 160mm
- | - Proj. ogranicznik przepięć
- - Istn. granica i numer działki

Oświadczam, że niniejszy dokument został opracowany w wyniku... jestem świadomy odpowiedzialności karnej za złożenie fałszywego oświadczenia	Identyfikator zgłoszenia: GN.6640.1423.2022	STANISŁAW KOCOSIUK	PP2-08-10-022	GEOLEX	GEODETA UPRAWNIONY
Organ służby geodezyjnej Atory Miżyma i Zbosiłone	Numer oraz data sporządzenia dokumentu zawierającego wyniki pomiaru, weryfikacji	W wykonaniu prac geodezyjnych imię i nazwisko oraz nr uprawnień zawodowych kierownika prac			

Biuro Projektów Inwestor	SV-PROJEKT "SV-Projekt" Sobiesław Dybaś ul. Zaciśze 13/10, 65-775 Zielona Góra		
Tytuł rysunku	Projekt zagospodarowania terenu		
Tytuł opracowania	Budowa stacji transformatorowej słupowej SN20/0,4kV, sieci elektroenergetycznej SN20kV, zgodnie z WZP nr 14908/2021/OD4/RR6 z dnia 15.03.2021r. dz. nr 204/20, 222, 221 - obręb 0013 Radwanów, jedn. ewid. 080404_5 Kozuchów		
Nr zadania	2208_S		
Nr rysunku	1		
Skala	1:500		
Arkusz	2		
Projektował mgr inż. Sobiesław Dybaś	Nr uprawnień LBS/0042/POOE/13	Data 08/2022	Podpis <i>[Signature]</i>
Sprawił inż. Tadeusz Snarski	Nr uprawnień 69/2005/ZG	Data 08/2022	Podpis <i>[Signature]</i>